



SCHEMAT BLOKOWY INSTALACJI "SAP" BUDYNKU DOBUDOWYWANEGO

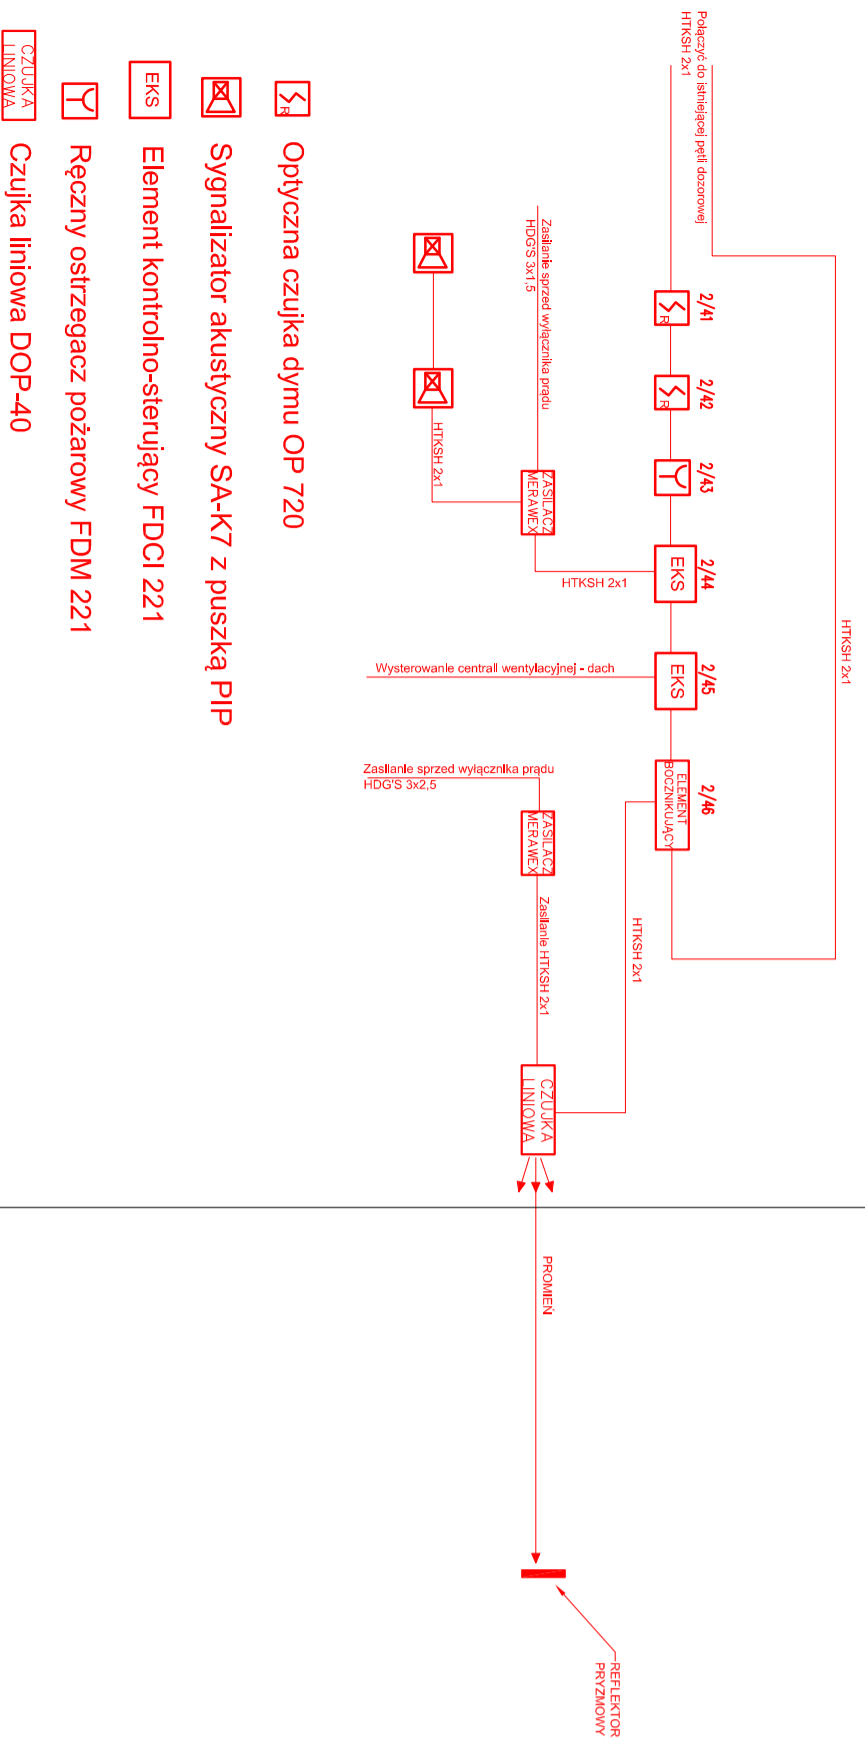


- Optyczna czujka dymu OP 720
- Sygnalizator akustyczny SA-K7 z puszką PIP
- Element kontrolno-sterujący FDCI 221
- Ręczny ostrzegacz pożarowy FDM 221
- Czujka liniowa DOP-40

SCHEMAT BLOKOWY INSTALACJI "KD" BUDYNKU DOBUDOWYWANEGO

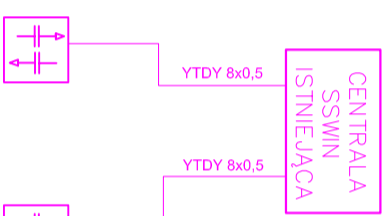


- Czynniki kart zbliżeniowych + mechaniczne urządzenie blokujące

SCHEMAT BLOKOWY INSTALACJI "CCTV" BUDYNKU DOBUDOWYWANEGO

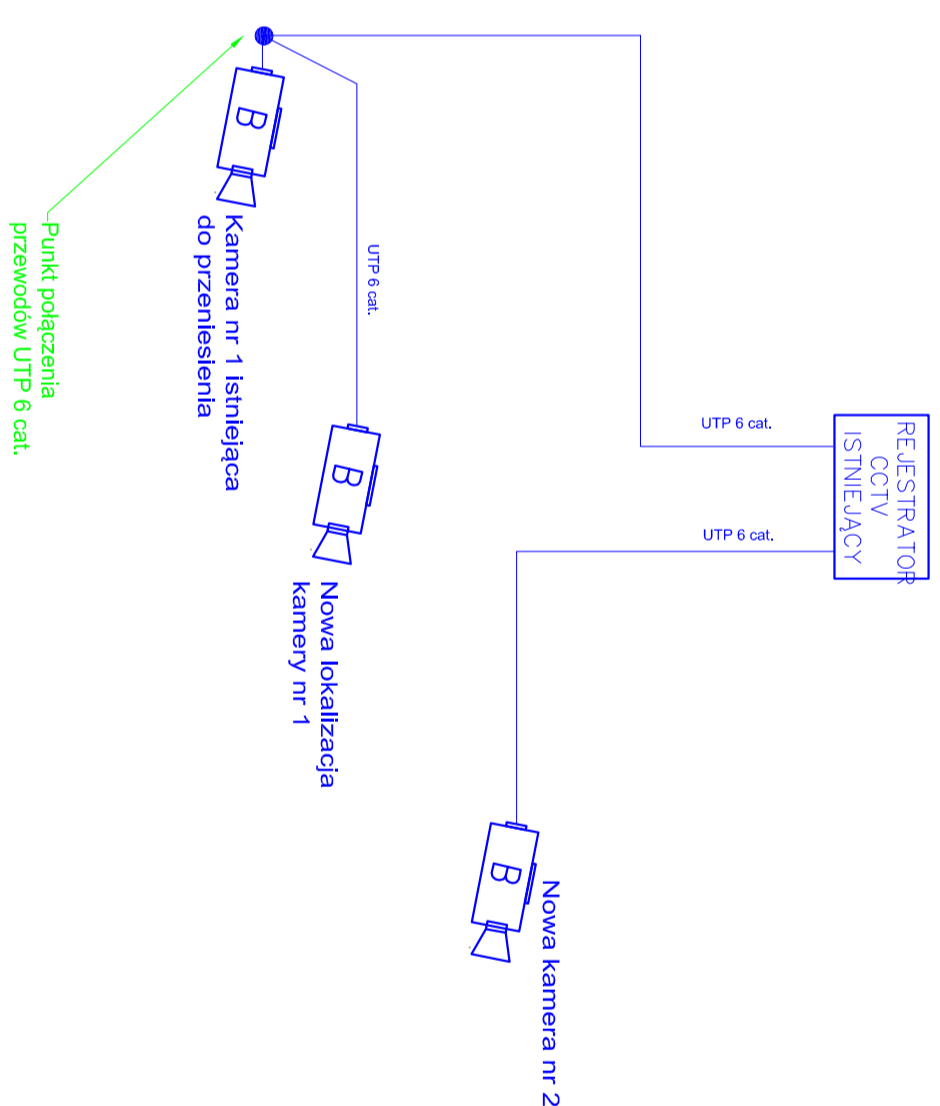

SCHEMAT BLOKOWY INSTALACJI LAN BUDYNKU DOBUDOWYWANEGO

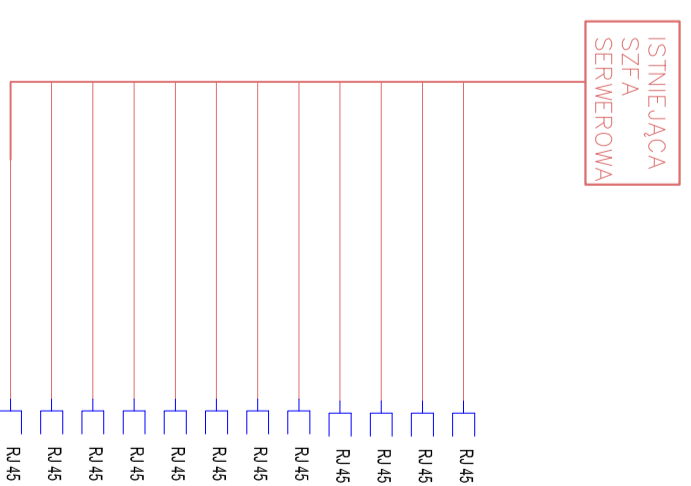

- ZRZYSTAW GNIAZD 2XGN. RJ45

SIK GENERALNY PROJEKTANT

BIURO: ROZBUDOWA BUDYNKU MUZEUM KARKONOSIEGO O BUDYNEK "LABORATORIUM SZKŁA"

INWESTOR: MUZEUM KARKONOSIE W JELENIU GÓRZE
ul. Matejki 28, 58-500 Jelenia Góra

ADRES: JELENIA GÓRA
UL. MATEJKI 28, DZ. NR. 181, 17b-08REB 0032

GENERALNY PROJEKTANT: SKARO ARCHITEKCI PRACOWNIA ARCHYTEKTONICZNA
BIURO: 58-500 Jelenia Góra, ul. WOLNOŚCI 2
tel. kom. 608-38-24-10
NIP: 611-233-93-94

PROJEKTANT	PODS
ELEKTRYCZNA	173/005/13
STRUKTURALNY	
ELEKTRYCZNA	17/97

TYTUŁ: SCHEMATY INSTALACJI TELETECHNICZNEJ

NR PROJEKTU: 08

DATA: 05 WRZEŚNIEN 2017

SKALA: 1:100

SKARO ARCHITEKCI

KONC **PB** **PW**